


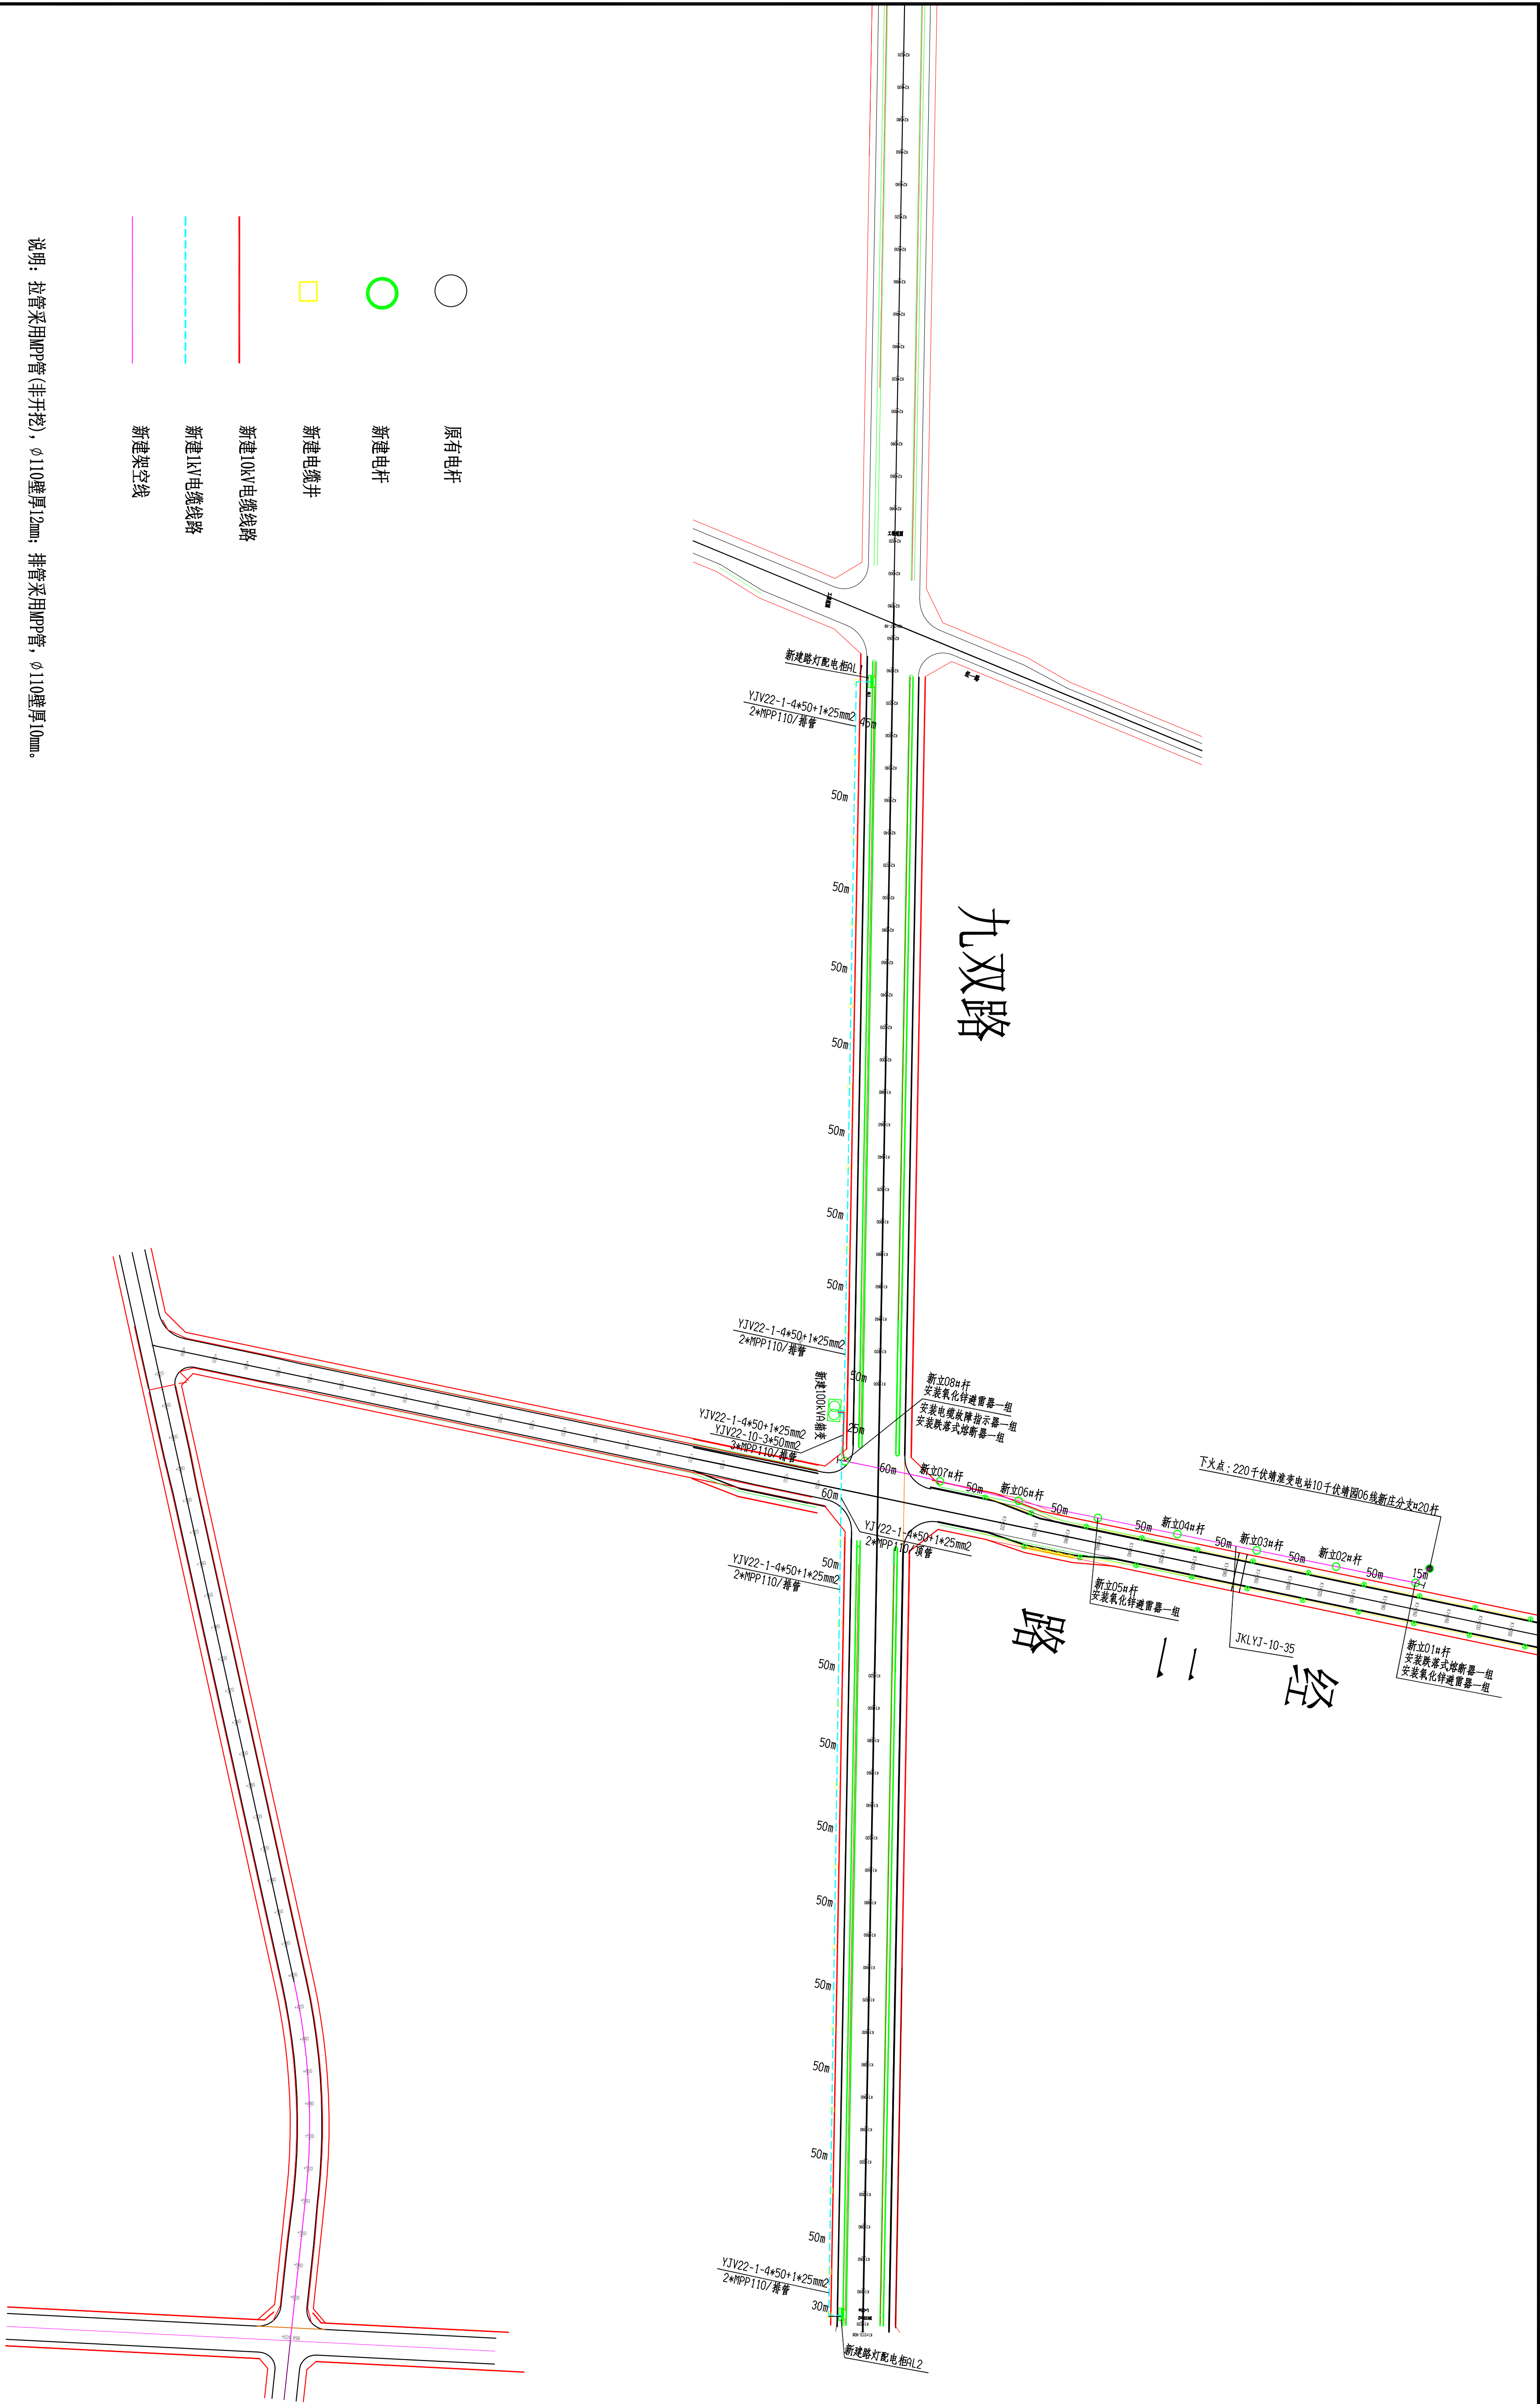

淮南电力规划设计院有限公司					淮南通源投资有限公司		工程		施工		设计		
批准	设计	设计	CAD制图	张海涛	(九凤路与二环路交口西侧)10kV配电工程							设计阶段	
审核	沈逸涛	比例			电缆敷设走向图							图例	
校核	沈逸涛	日期			图号		PD-02		图例				