


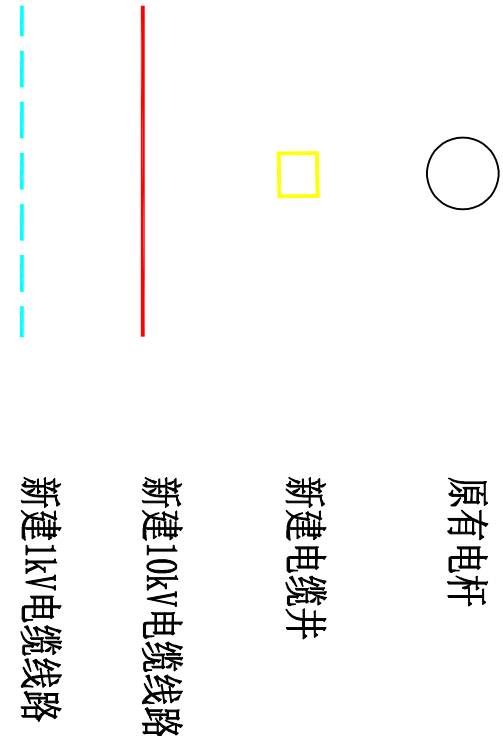

说明：拉管采用MPP管(非开挖)， $\phi 110$ 壁厚12mm；排管采用MPP管， $\phi 110$ 壁厚10mm。

淮南电力规划设计院有限公司

寿县盛园投资有限公司
(及桥路与燕园路交口路灯箱变)10KV配电工程

工程 施工图 设计阶段

批准	设计	张海涛
审核	CAD制图	邱凯
校核	沈海清	
校核	日期	

图号	PD-02	图例
图例		